


3850

960

885

UWAGA i prace wykonywać pod nadzorem konserwatorskim

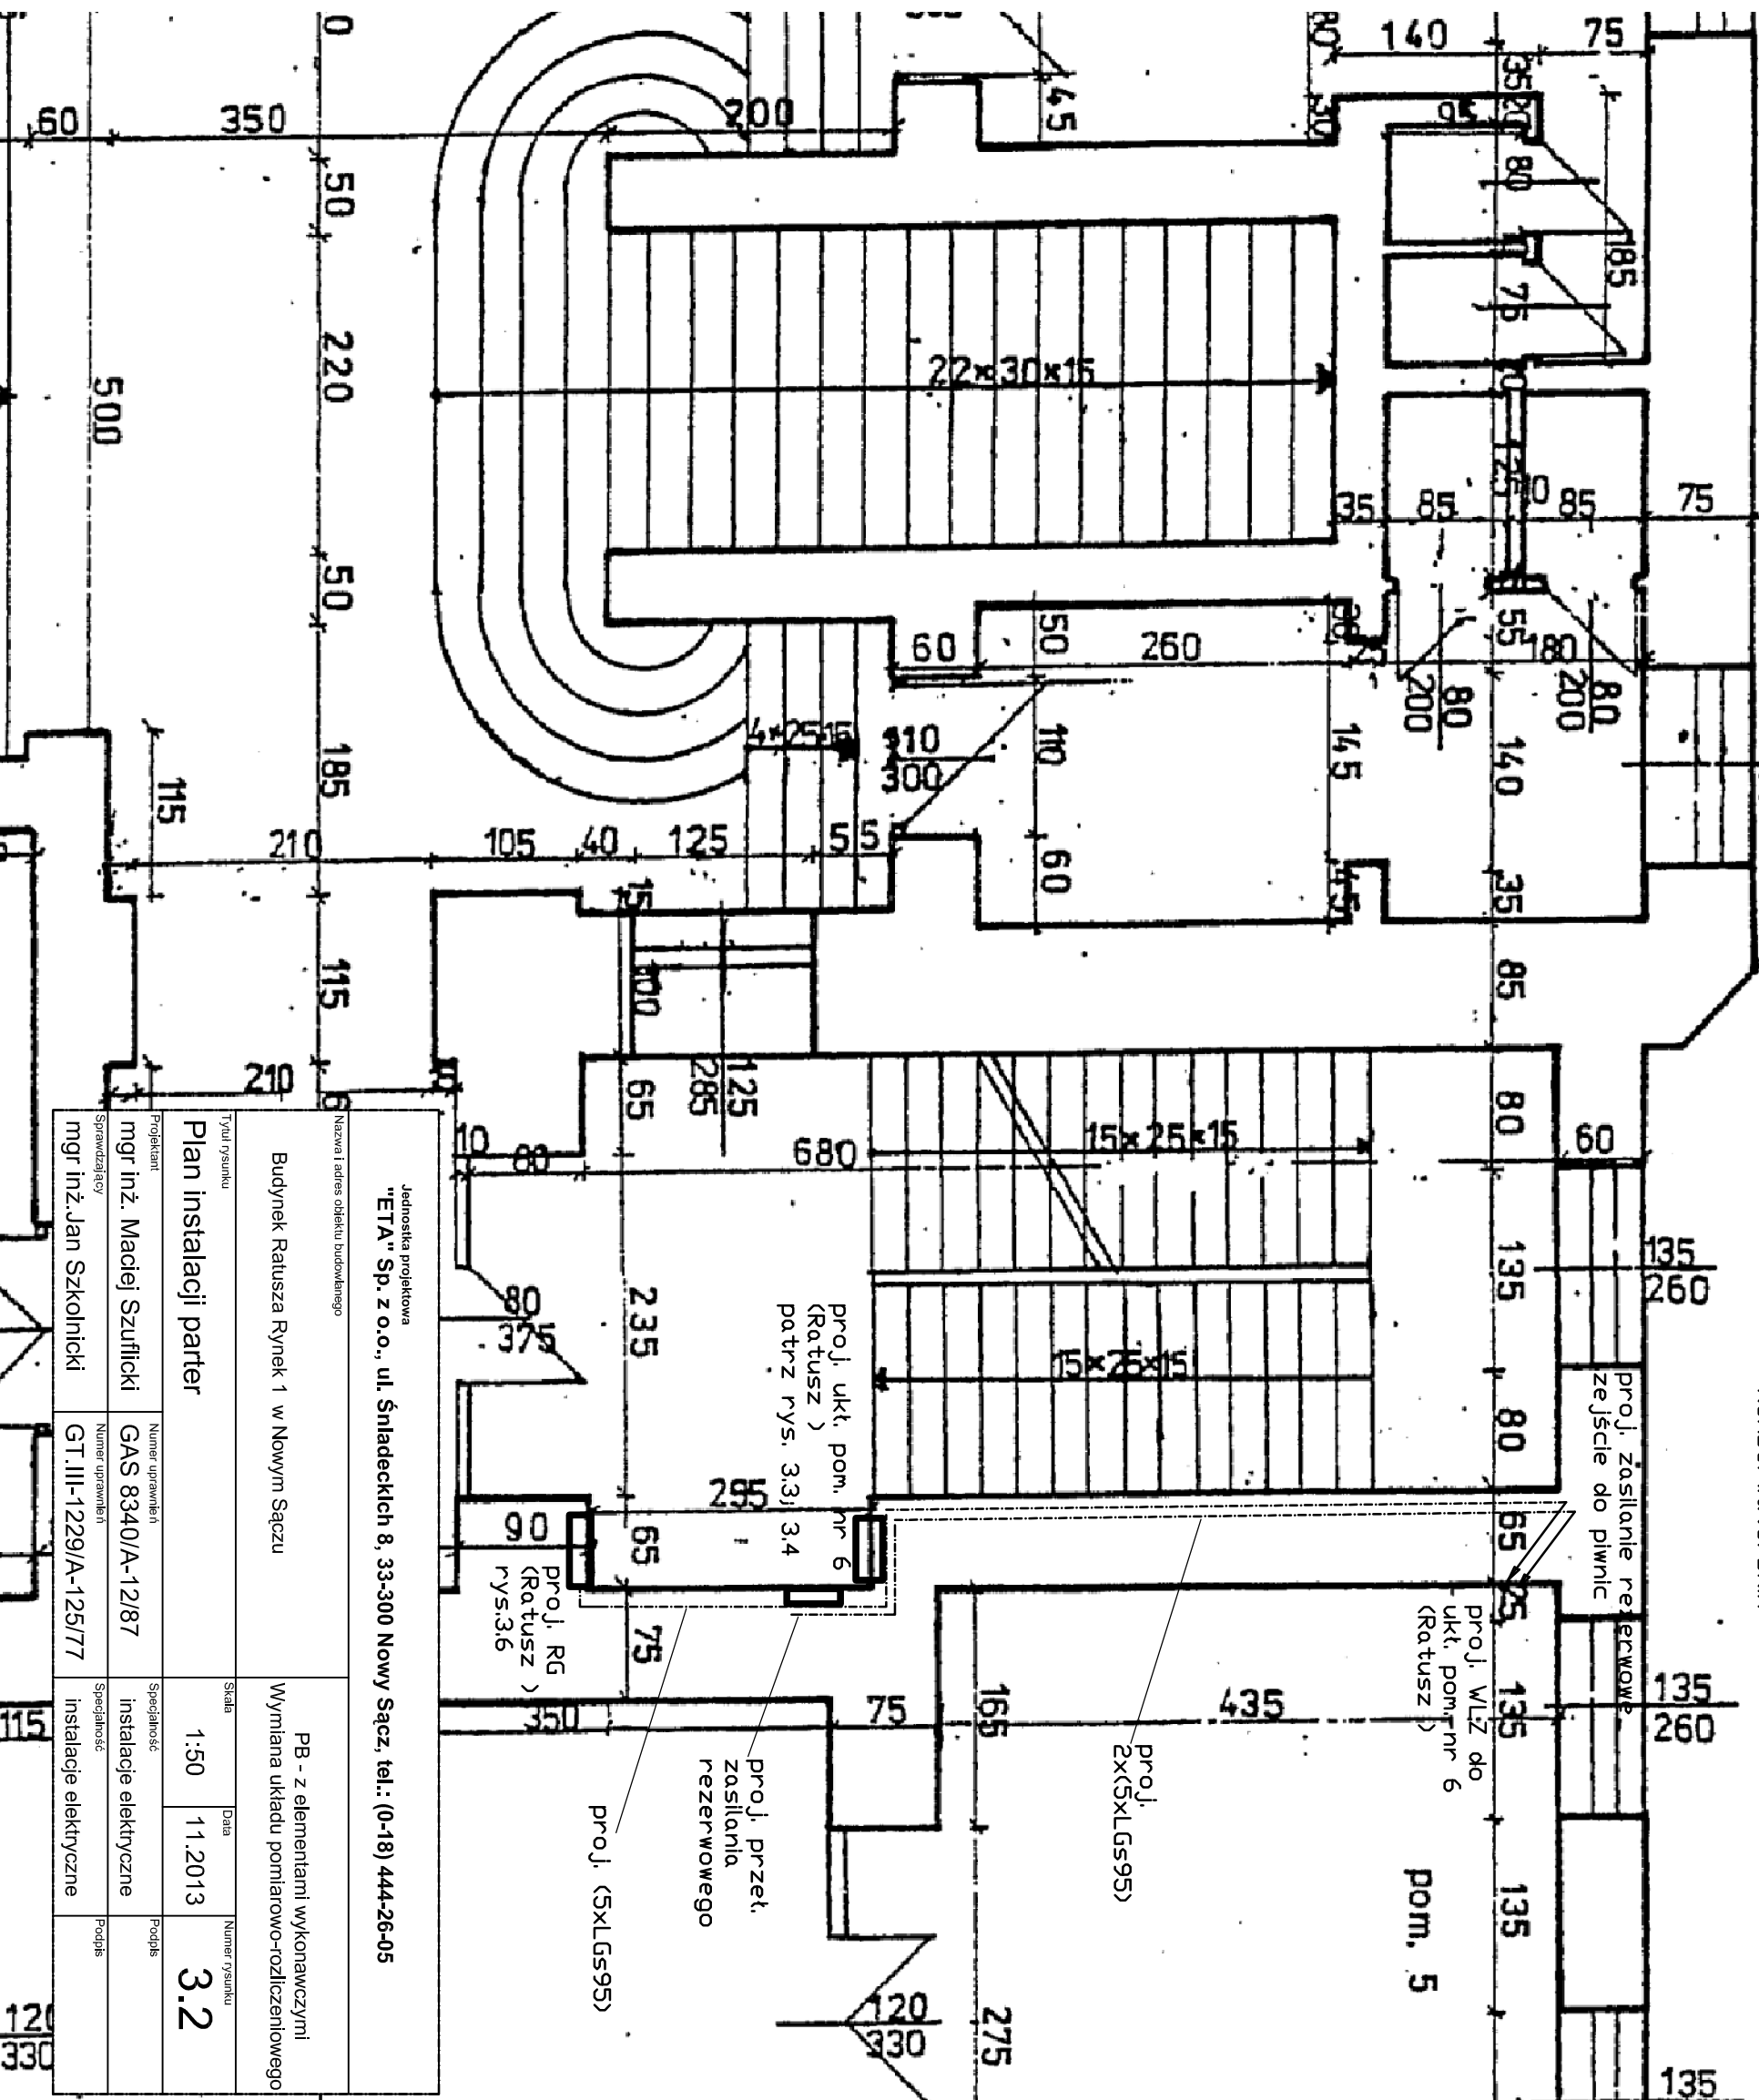

Jednostka projektowa
"ETA" Sp. z o.o., ul. Śniadeckich 8, 33-300 Nowy Sącz, tel.: (0-18) 444-26-05

Nazwa i adres obiektu budowlanego

Budynek Ratusza Rynek 1 w Nowym Sączu

PB - z elementami wykonawczymi
Wymiana układu pomiarowo-rozliczeniowego

Plan instalacji parter

Skala 1:50
Data 11.2013
Numer rysunku 3.2

Projektant	mgr inż. Maciej Szufliński	Numer uprawnień	GAS 8340/A-12/87	Specjalność	Instalacje elektryczne	Podpis
Sprawdzający	mgr inż. Jan Szkolnicki	Numer uprawnień	GT.III-1229/A-125/77	Specjalność	Instalacje elektryczne	Podpis